

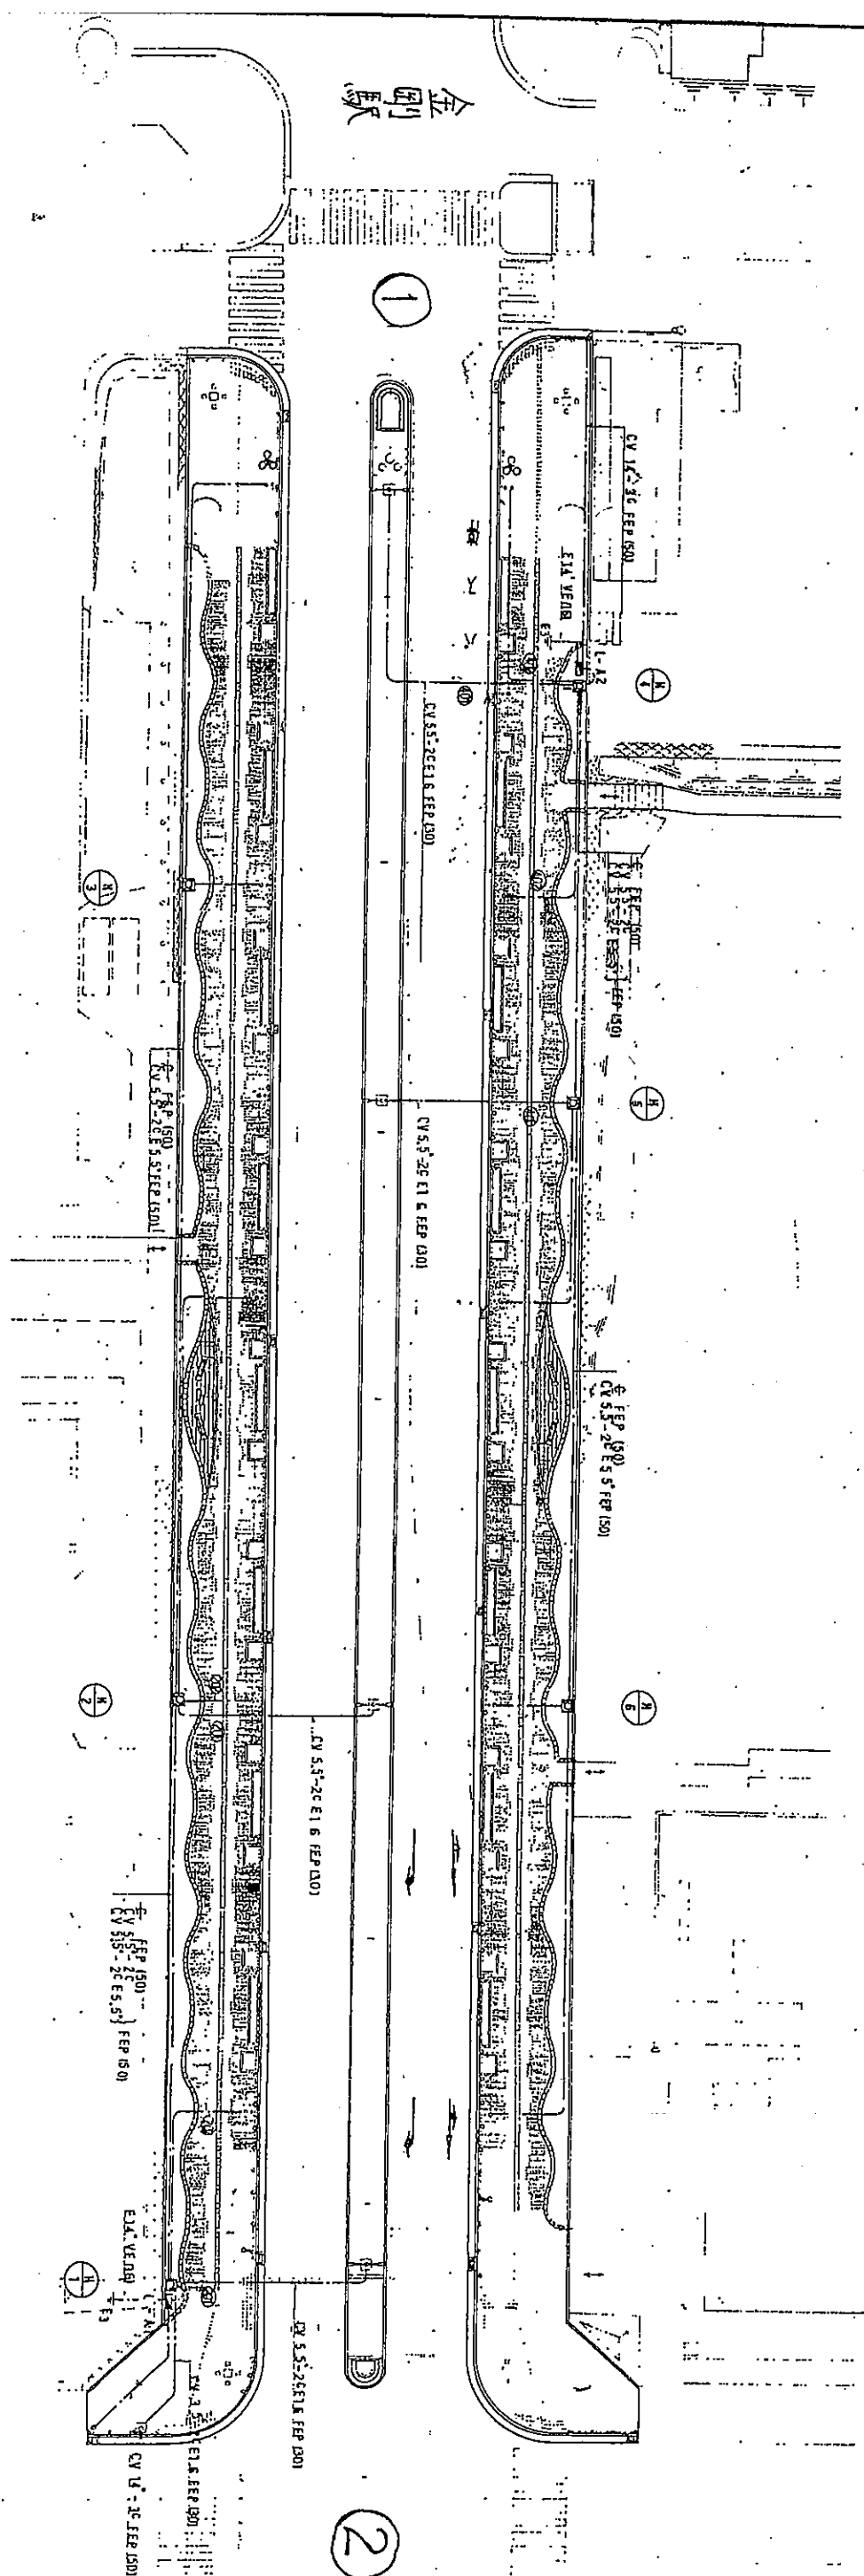


計画面面図 S=1:250

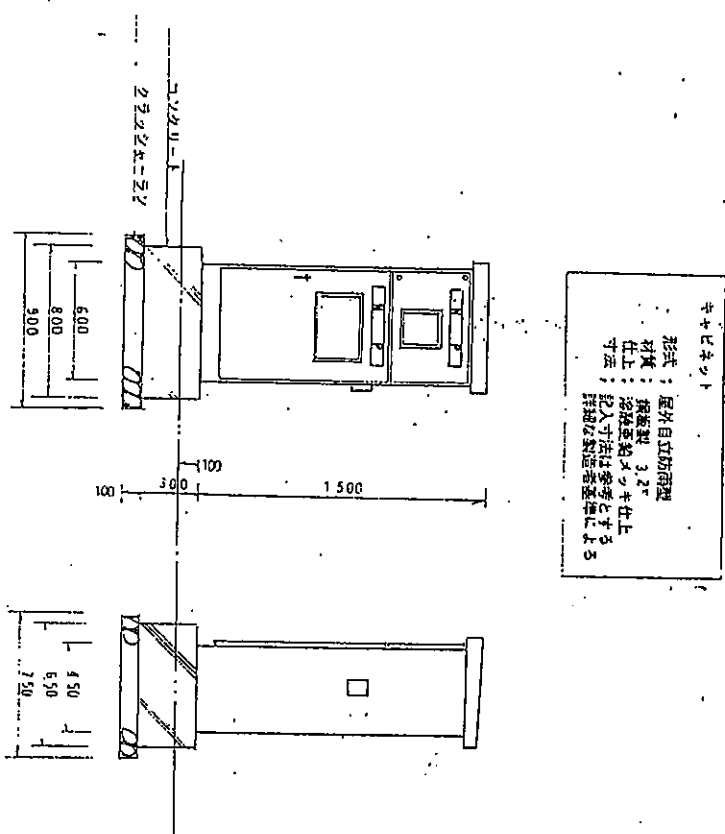


特記なき限り、平成3.5-2CE1.8 FEP(30)とする

工程名称	市道会州中央圖書館設計業務				
編號	昆明圖書館平面圖				
圖名	昆明圖書館	紙張	尺寸	比例	圖例
設計人	王德勝	校對人	王德勝	日期	1955.12.1

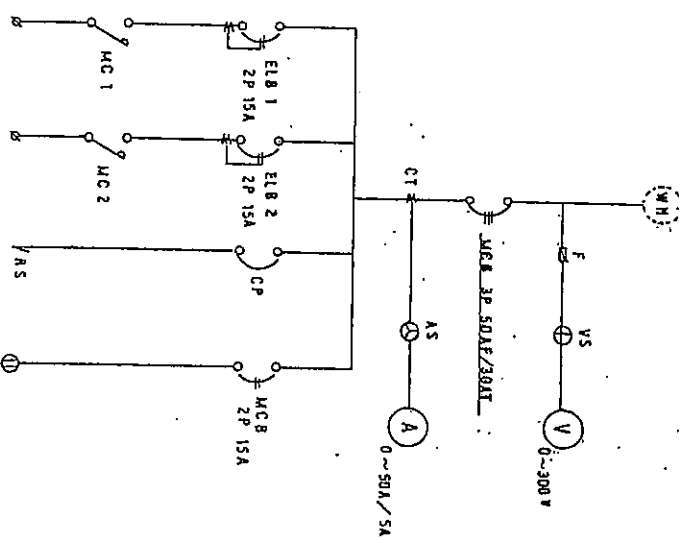

L - A 1	回路番号	2 0 1	2 0 2	1 0 2	1 0 1
	負荷名称	重連照明	歩道照明	制御電源	屋内コンセント
	負荷容量	2 1 6 0	1 5 0 0		1 0 0
	二次側配線	CVS5-2C	CVS5-2C		
	回路番号	4 0 1	4 0 2	3 0 2	3 0 1
L - A 2	負荷名称	重連照明	歩道照明	制御電源	屋内コンセント
	負荷容量	2 1 6 0	1 5 0 0		1 0 0
	二次側配線	CVS5-2C	CVS5-2C		
	回路番号	4 0 1	4 0 2	3 0 2	3 0 1

(注記)
二次側配線の定格電圧は全て200Vとする

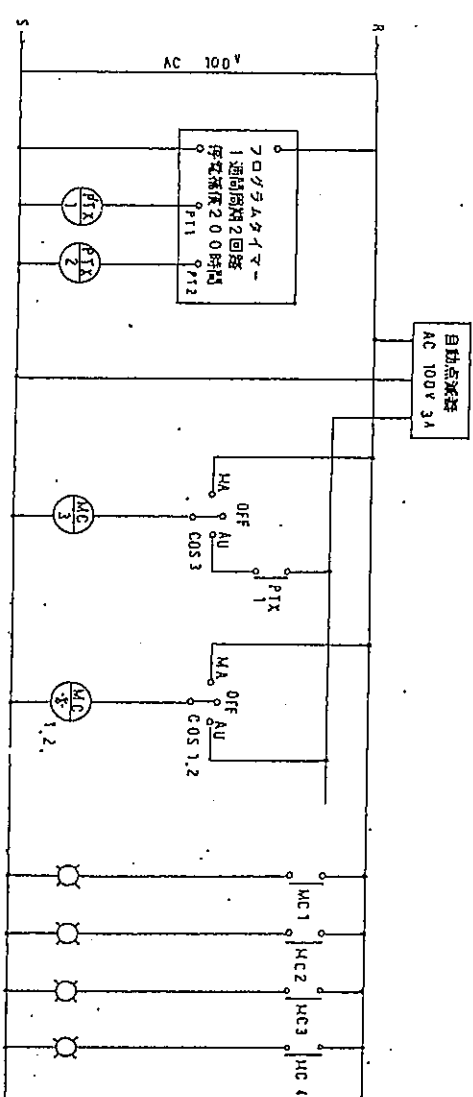


分属煤基礦工		(1) 所当り	
名 称	規 格	単位	比 率
高規格	33.7-42 C-40	m ³	0.07
低規格	小型機立物(1)	m ³	0.87
コンクリート	150-8-1018	m ³	0.16

照度点灯パターン(例)		
外照条件	日暮・夜明	夜明
	時刻(例)	
自動点灯音	20:00	0:00
タイマー時刻設定仕置可能	出力; P11	
各部照明の点灯	MC 3	
	MC 1, 2, 4	


[illegible]

照明計画平面図 S=1:250

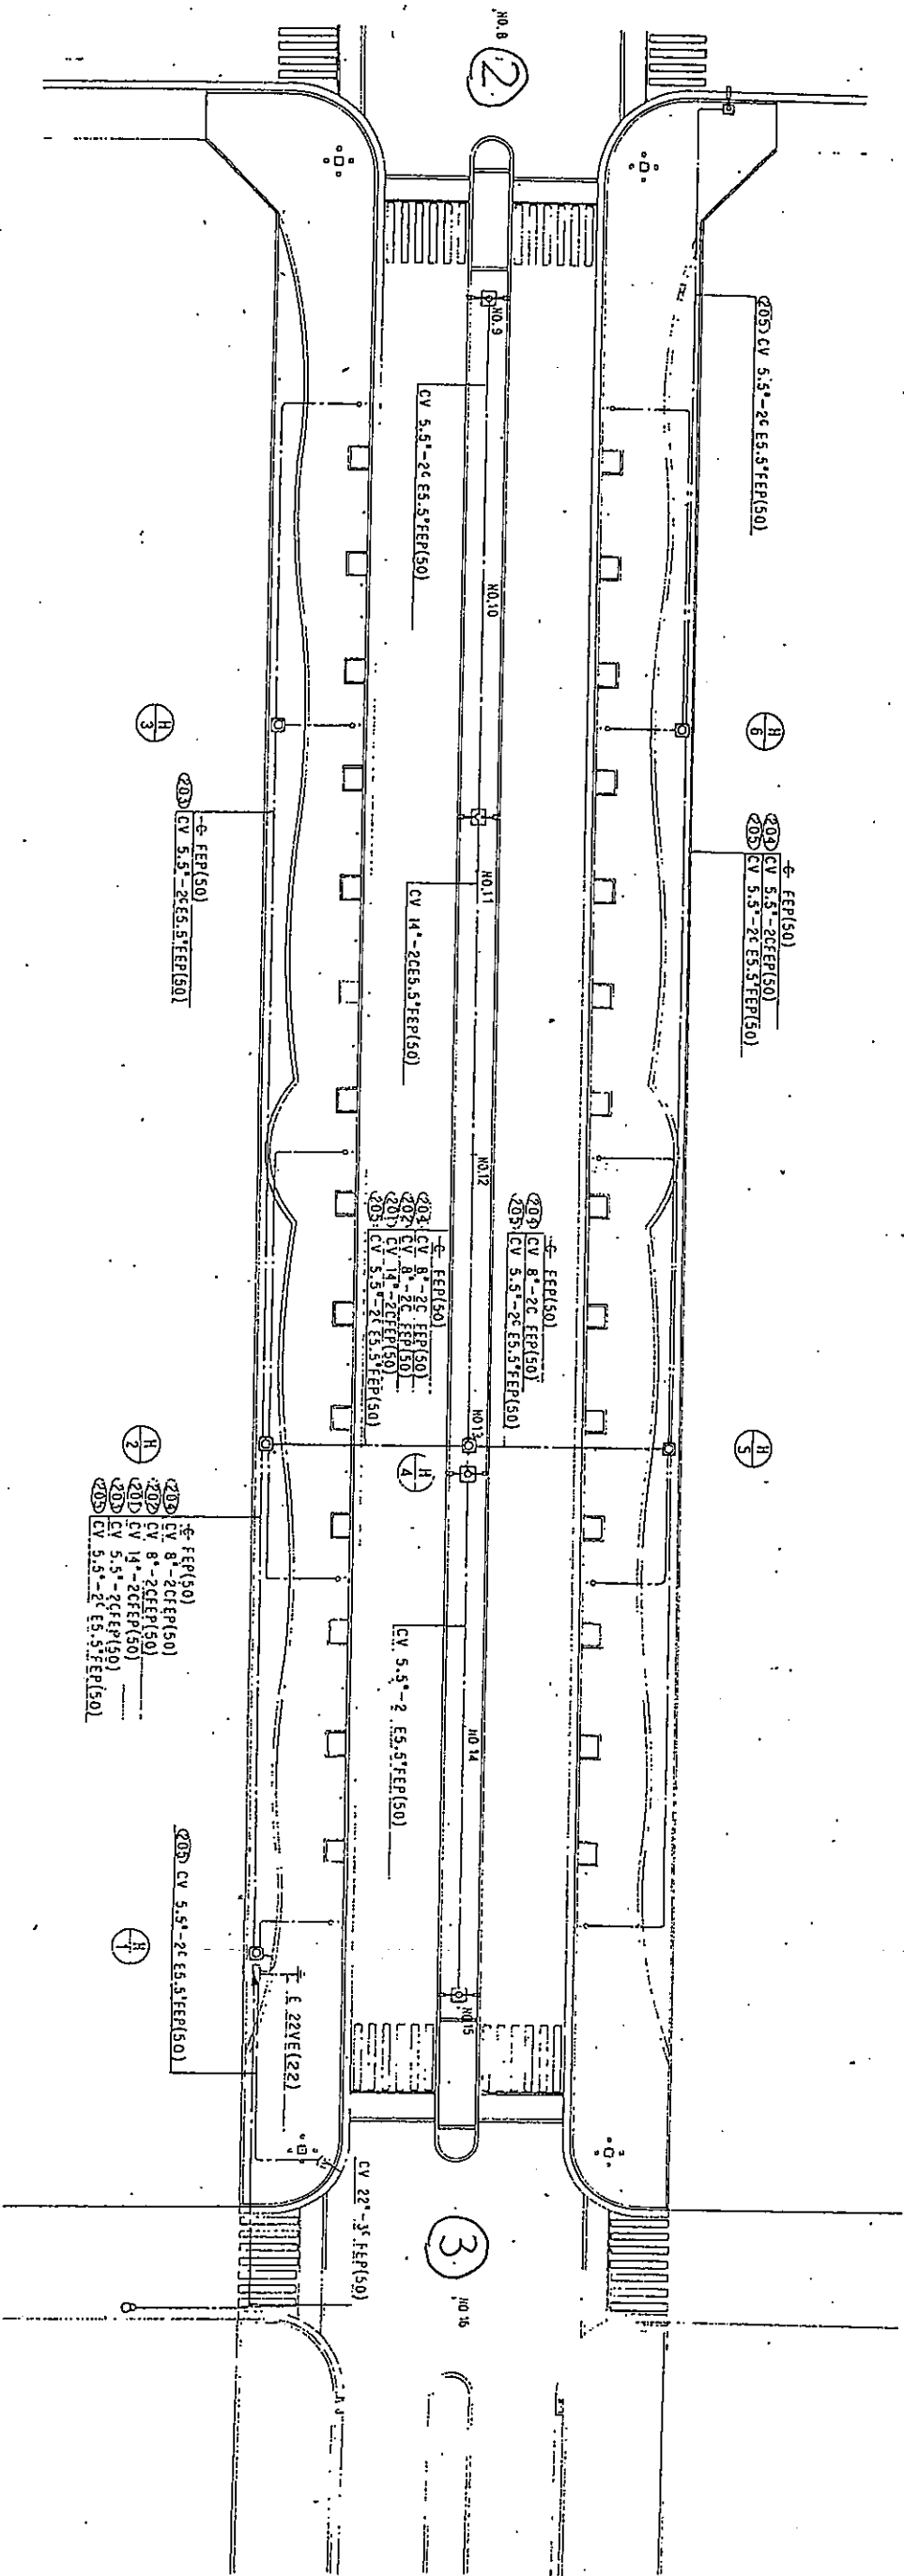




特記の点設置記号はCV 5.5-2 E5.0 FEP(30)とする

工事名称	市道金岡中央環状線設計案第				
図面名称	照明計画平面図				
縮尺	1/250	原図縮尺	1/250	設計縮尺	1/250
図面番号	1/250	原図番号	1/250	設計番号	1/250
設計者	高田林市建設部土木課				
年度	7年	3月	日		

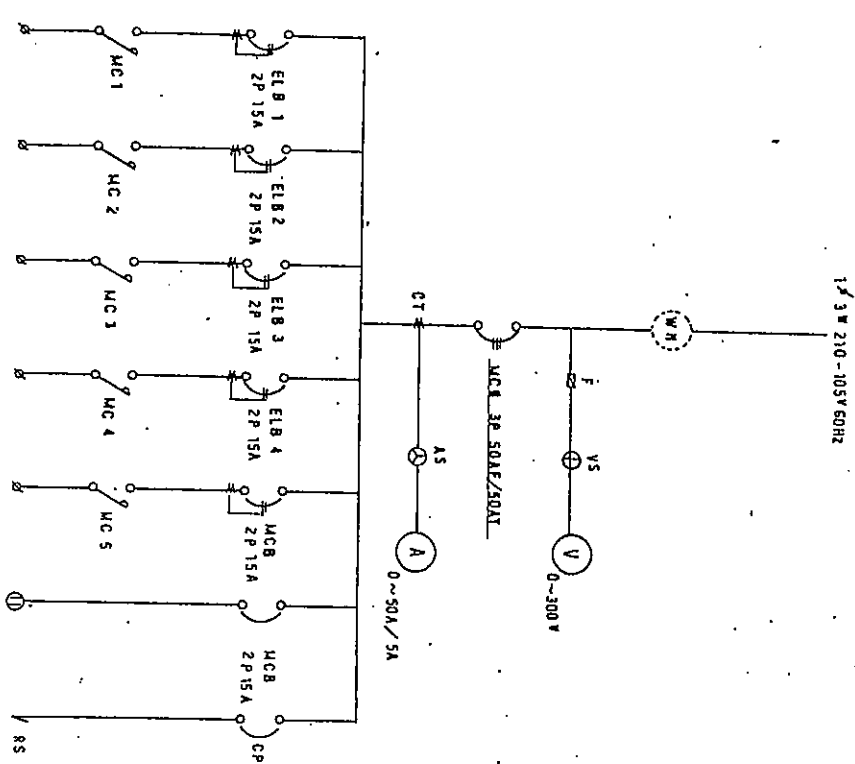

回路番号	201	202	203	204	205	101	102
負荷名称	普通照明	普通照明	普通照明	普通照明	普通照明	室内コンセント	制御電圧
負荷容量	2400	2400	1500	1500	1200	100	
二次保護装置	CV 14-2C	CV 8-2C	CV 8-2C	CV 8-2C	CV 5.5-2C		

 (注記)
二次保護装置の定格電圧は全て200Vとする

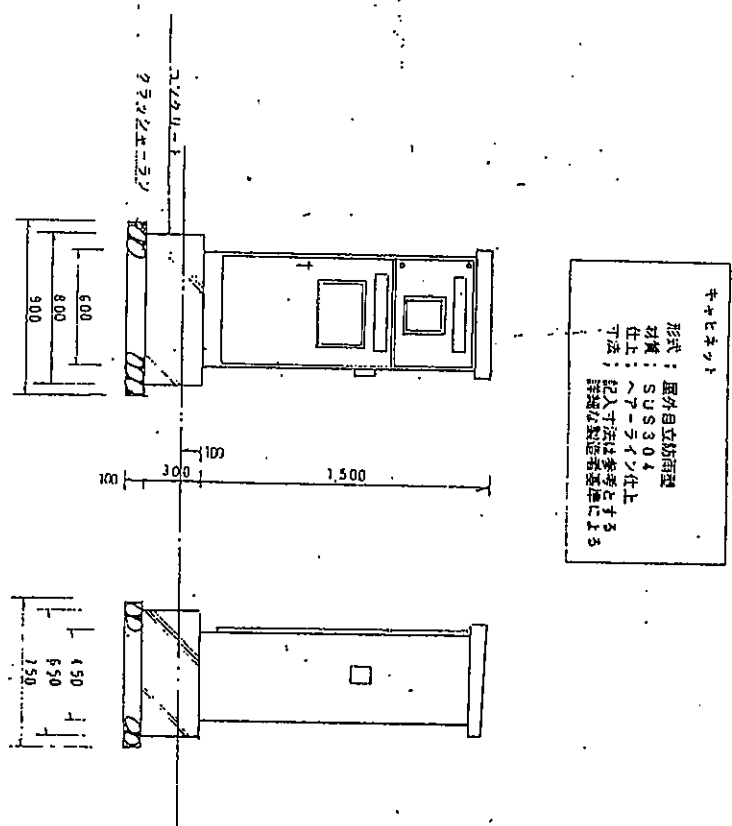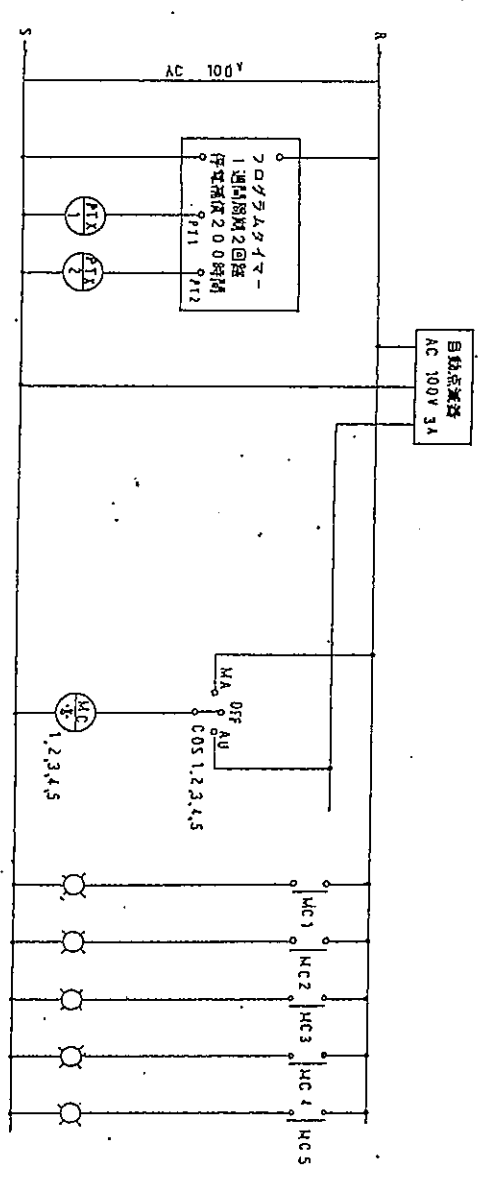


形式：屋外自立防雨型
材質：SUS304
仕上：ペーライン仕上
寸法：記入寸法は参考とする
寸法：詳細な製造仕様による


分電盤設置工事				(1ヶ所当たり)	
名	所	量	単位	数	量
基礎材	鉄筋コンクリート	0.40	m ²	0.07	
配線材	小型銅導体(1)		m ²	0.87	
コンduit	100-B-1088		m ²	0.16	

照明点灯パターン(例)			
外観条件	日暮・夜明時刻(例)	日暮	夜明
自動点灯装置	出力：PT1	20:00	0:00
タイマー・時刻設定任意可能			
各部照明の点灯	MC 1, 2, 3, 4, 5		



照明計画平面図
S=1:250

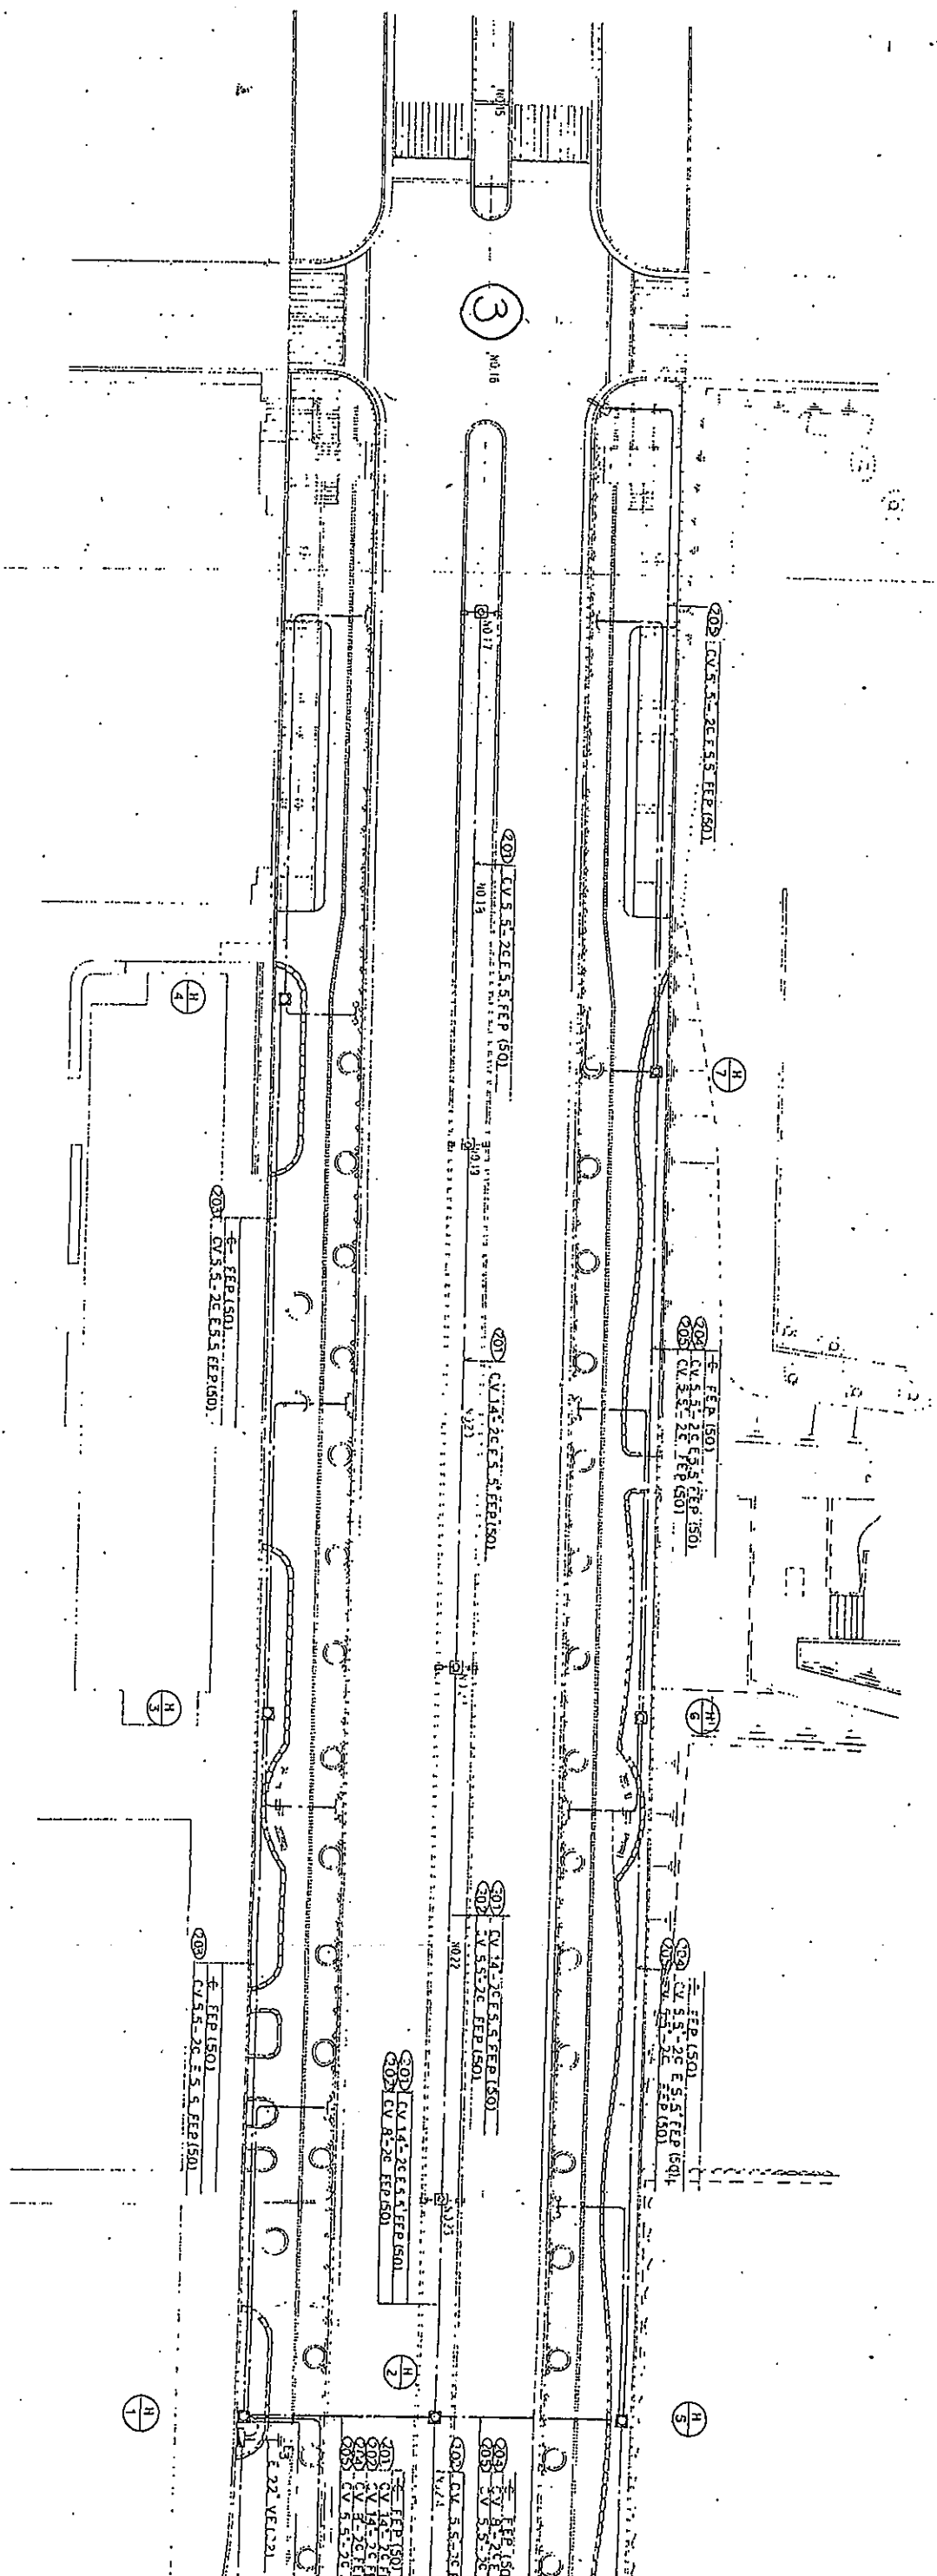

照明計画平面図
S=1:250

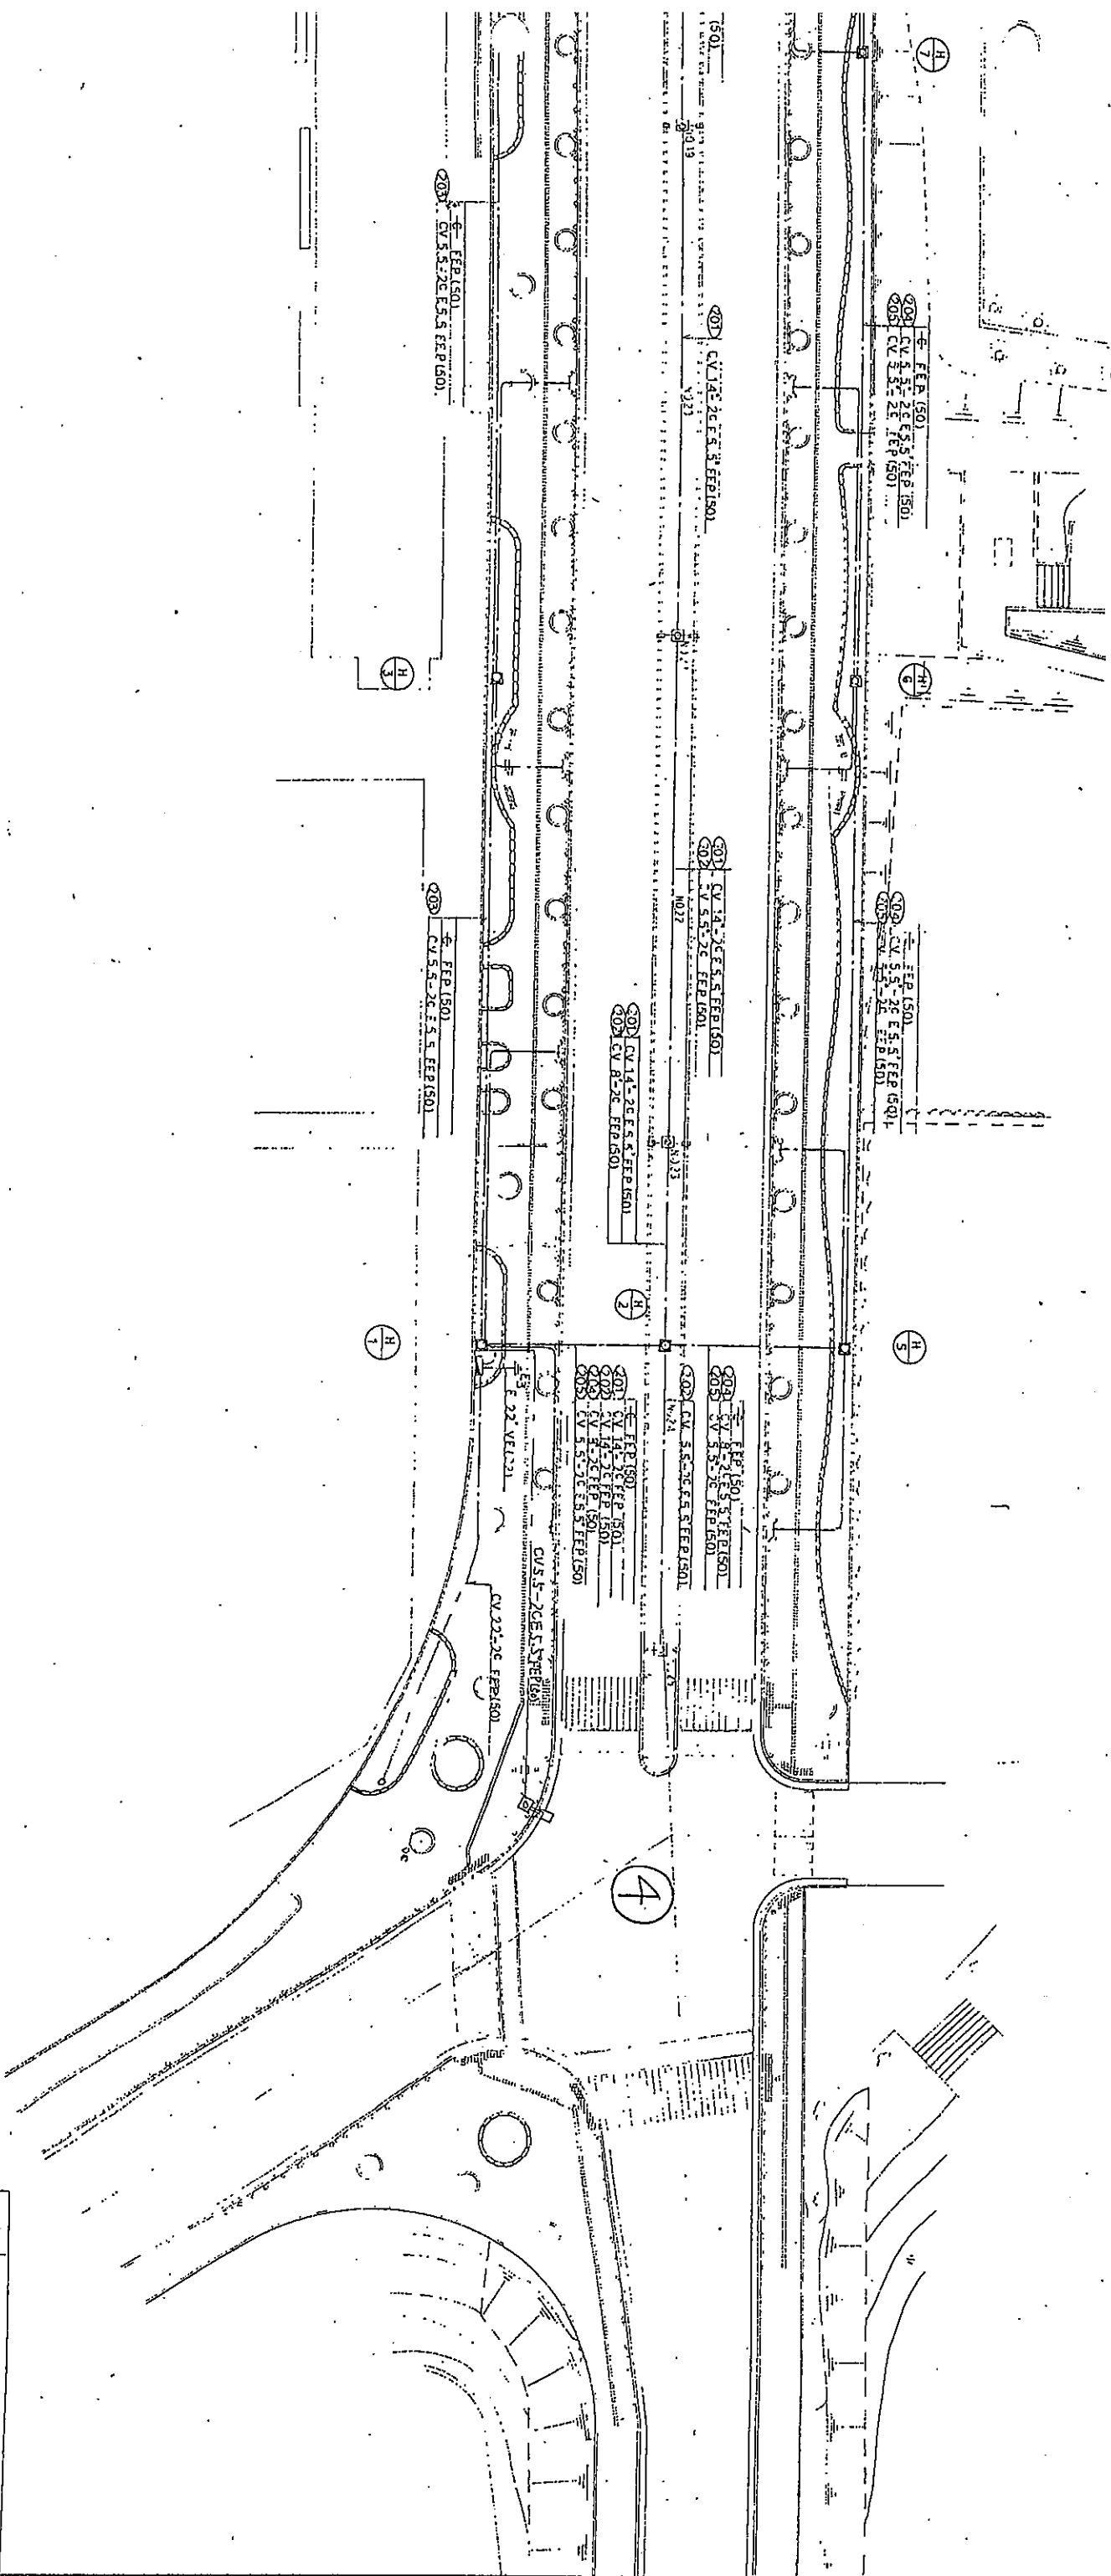

工事名称	市道金田中央線道路改良工事				
図面名称	照明計画平面図				
図尺	縦	横	縦	横	縦
1:250					

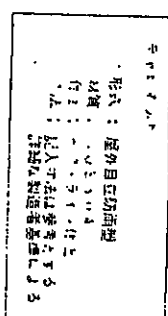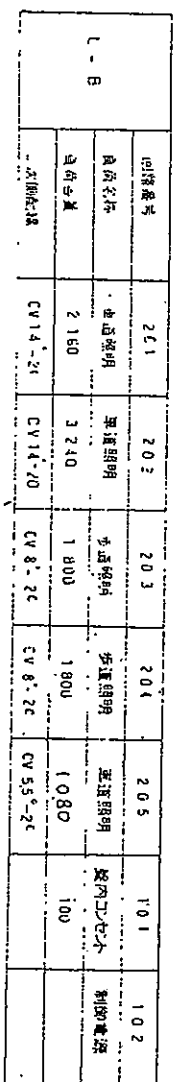

名	種	規	格	単位	数	量	項	番
基礎石	...	375×375×40		m ²	0.07			
管付	...	小型埋込物	1.1	m ²	0.02			
コンクリート	...	150×400		m ²	0.16			

照明器具の寸法 (単位) 寸法 説明 材料 (単位)		口 量	係数	電力
外部条件				
自動点滅器				
24V 15W 設定は電圧調整	300V 15W			
各部照明の合計	MC 1 2 3, 4, 5			

